

平成28年度霧島市公共下水道国分隼人クリーンセンター再構築（長寿命化）建設工事委託に関する協定その3の締結について

下記のとおり、委託協定を締結するため、地方自治法（昭和22年法律第67号）第96条第1項第5号及び議会の議決に付すべき契約及び財産の取得又は処分に関する条例（平成17年霧島市条例第68号）第2条の規定により、議会の議決を求める。

平成28年11月28日提出
霧島市長 前田 終 止

記

- | | | | |
|---|--------|------|--|
| 1 | 協定の目的 | 協定名 | 平成28年度霧島市公共下水道国分隼人クリーンセンター再構築（長寿命化）建設工事委託に関する協定その3 |
| | | 協定場所 | 霧島市国分広瀬2061番地1 |
| 2 | 協定の方法 | | 随意契約による |
| 3 | 協定の金額 | | 金266,280,000円 |
| 4 | 協定の相手方 | 住 所 | 東京都文京区湯島二丁目31番27号 |
| | | 氏 名 | 日本下水道事業団理事長 谷戸 善彦 |

（提案理由）

平成28年度霧島市公共下水道国分隼人クリーンセンター再構築（長寿命化）建設工事委託に関する協定その3について、協定を締結しようとするものである。

（参照）

協定期間、協定概要等については、別紙のとおり。

(別紙)

平成28年度霧島市公共下水道国分隼人クリーンセンター再構築（長寿命化）
建設工事委託に関する協定その3

1 工 期


着工予定年月日 議会の議決を得た日から起算して2日目

完成予定年月日 平成30年3月9日

2 工事概要

汚泥処理施設のうち汚泥脱水機と付帯設備の改築更新工事

950 汚泥脱水機
951 汚泥供給ポンプ

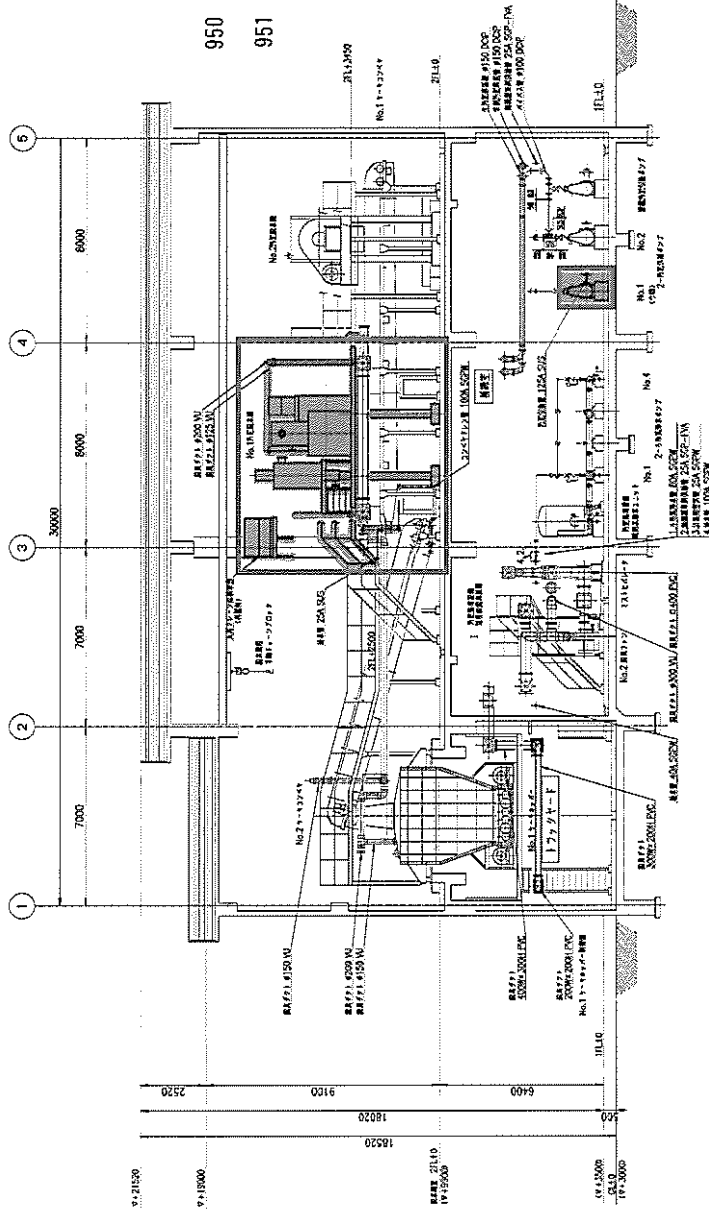


E-E 断面図

■ H28年度

□ H29年度

会社名	国分株式会社クリーンセンター			
図面名称	外処理施設設備 配管配置図 (3) (9回)	縮尺	縮尺 1/100	
作成年月	年 月	図面種類コード	7803	
設計管理	日本下水道株式会社	資料番号	X	
実地管理	株式会社日本コン	図面番号	M-12	

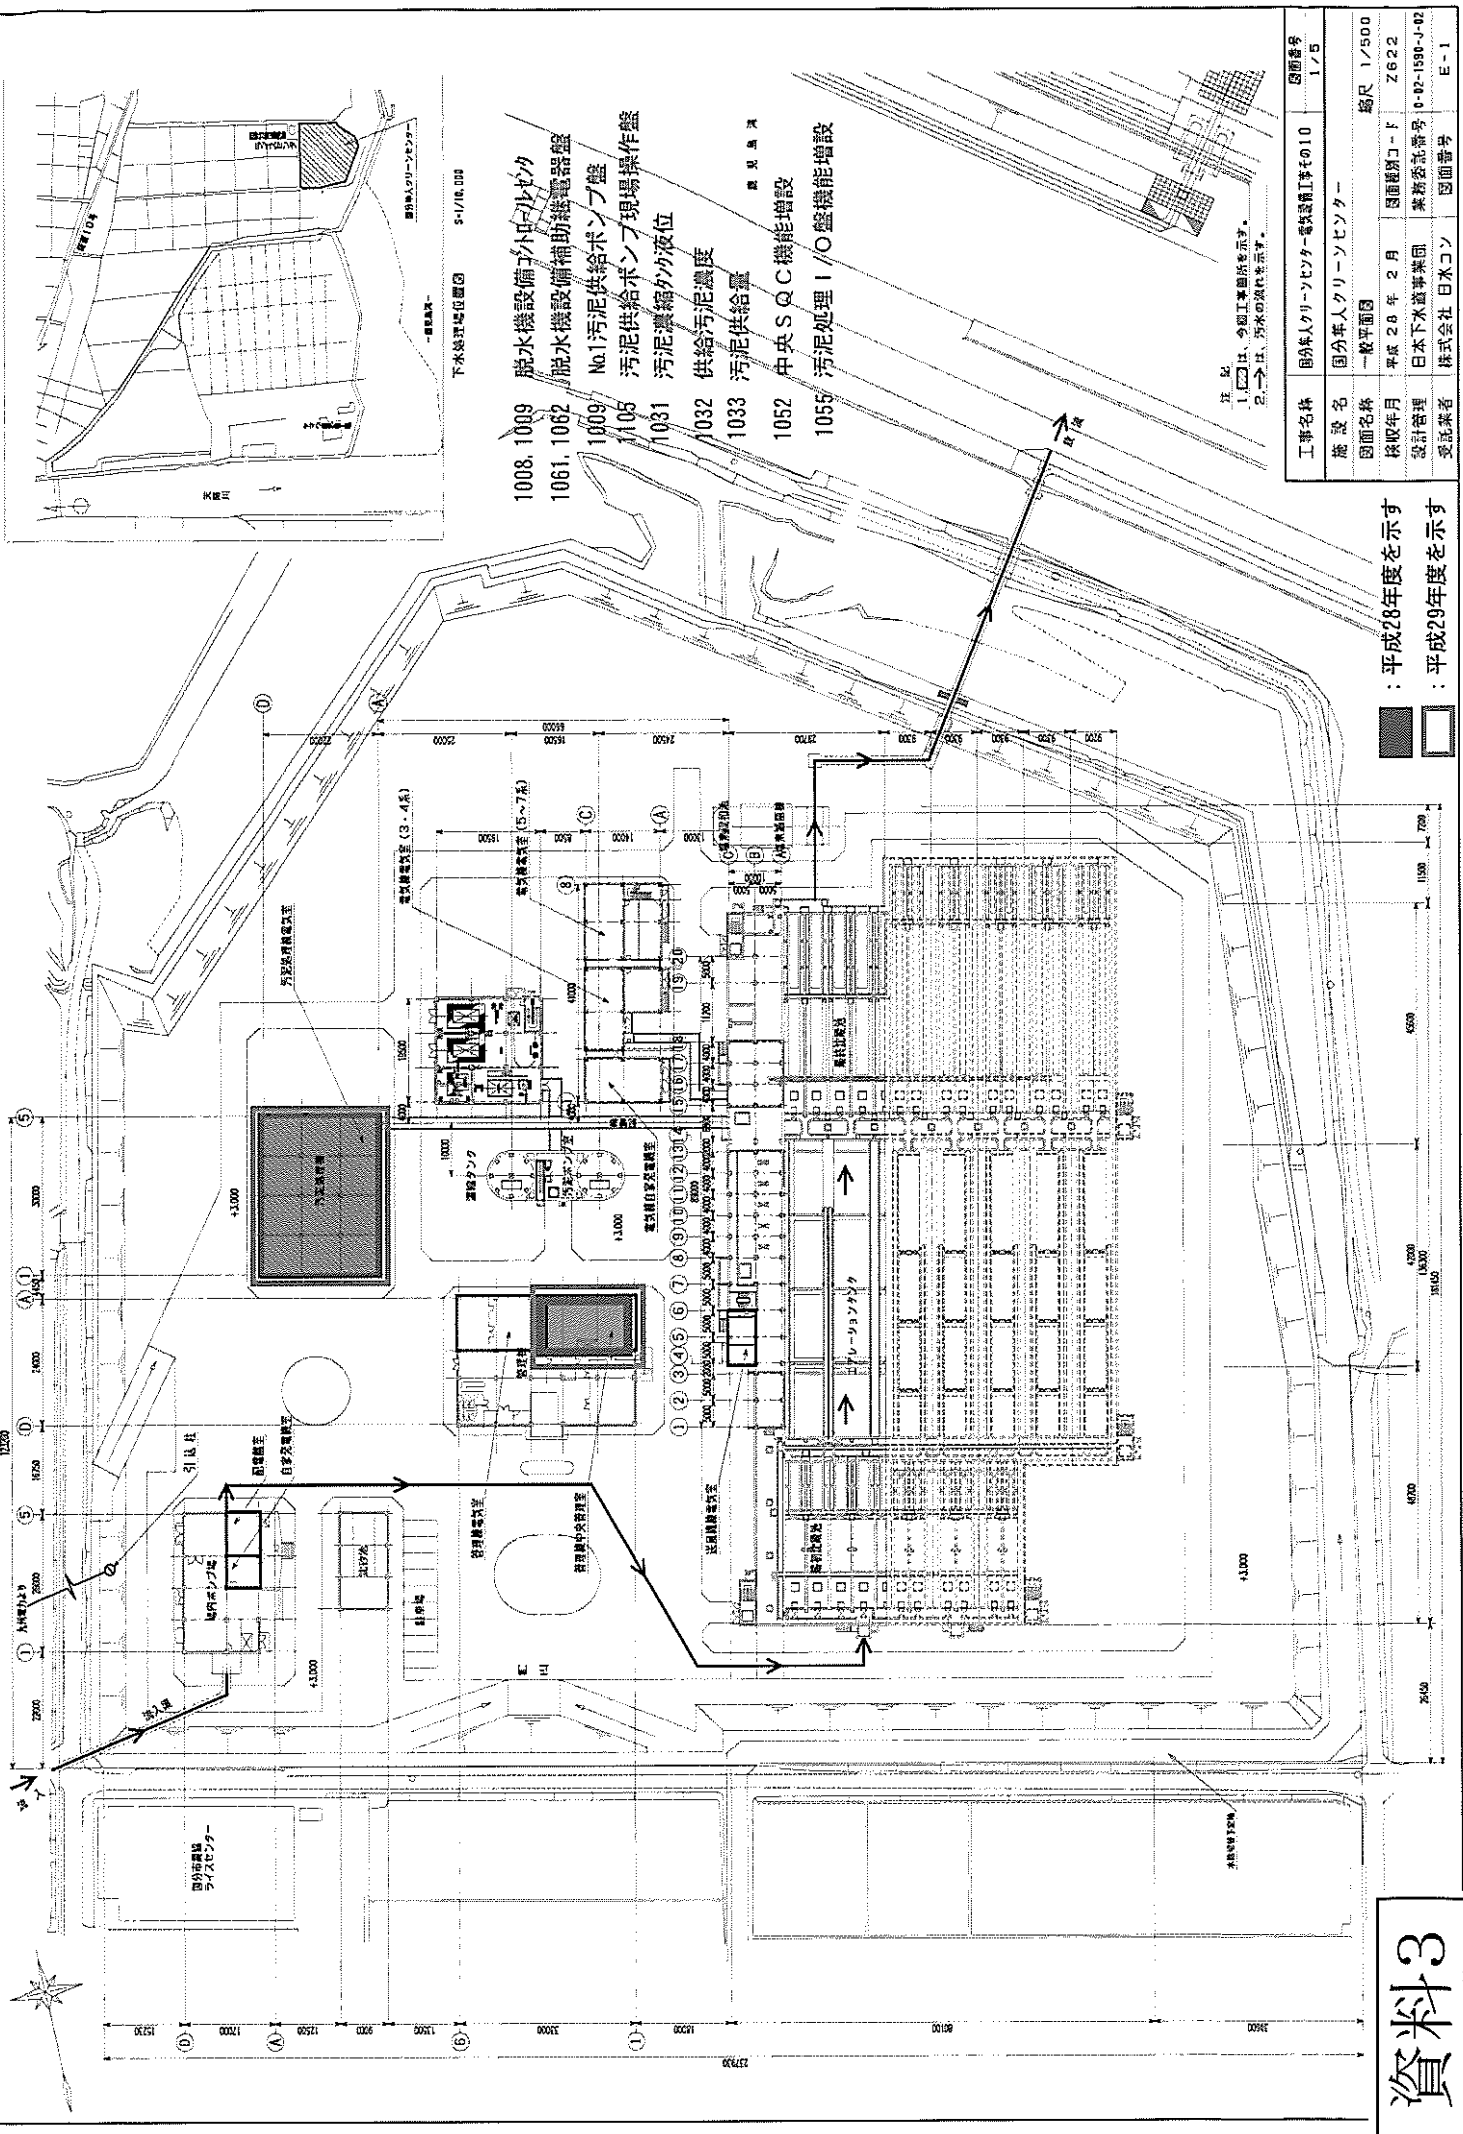


- 1008. 1009 脱水機設備コントロールドック
- 1061. 1062 脱水機設備補助機器盤
- 1009 No.1汚泥供給ポンプ盤
- 1105 汚泥供給ポンプ現場操作盤
- 1031 汚泥濃縮ドラム液位
- 1032 供給汚泥濃度
- 1033 汚泥供給量
- 1052 中央SQC機能増設
- 1055 汚泥処理I/O盤機能増設

注 記
 1. □は、今回工事箇所を示す。
 2. →は、汚水の流路を示す。

工事名称	国分市クリーンセンター等改修工事その10	図面番号	1/5
施設名称	国分市クリーンセンター	縮尺	1/2500
図面名称	一般平面図	図面種別コード	Z622
採択年月	平成28年2月	業務委託番号	0-02-1590-J-02
設計管理	日本下水道事業団	委託業者	株式会社 日水コン
委託業者	株式会社 日水コン	図面番号	E-1

■ : 平成28年度を示す
 □ : 平成29年度を示す

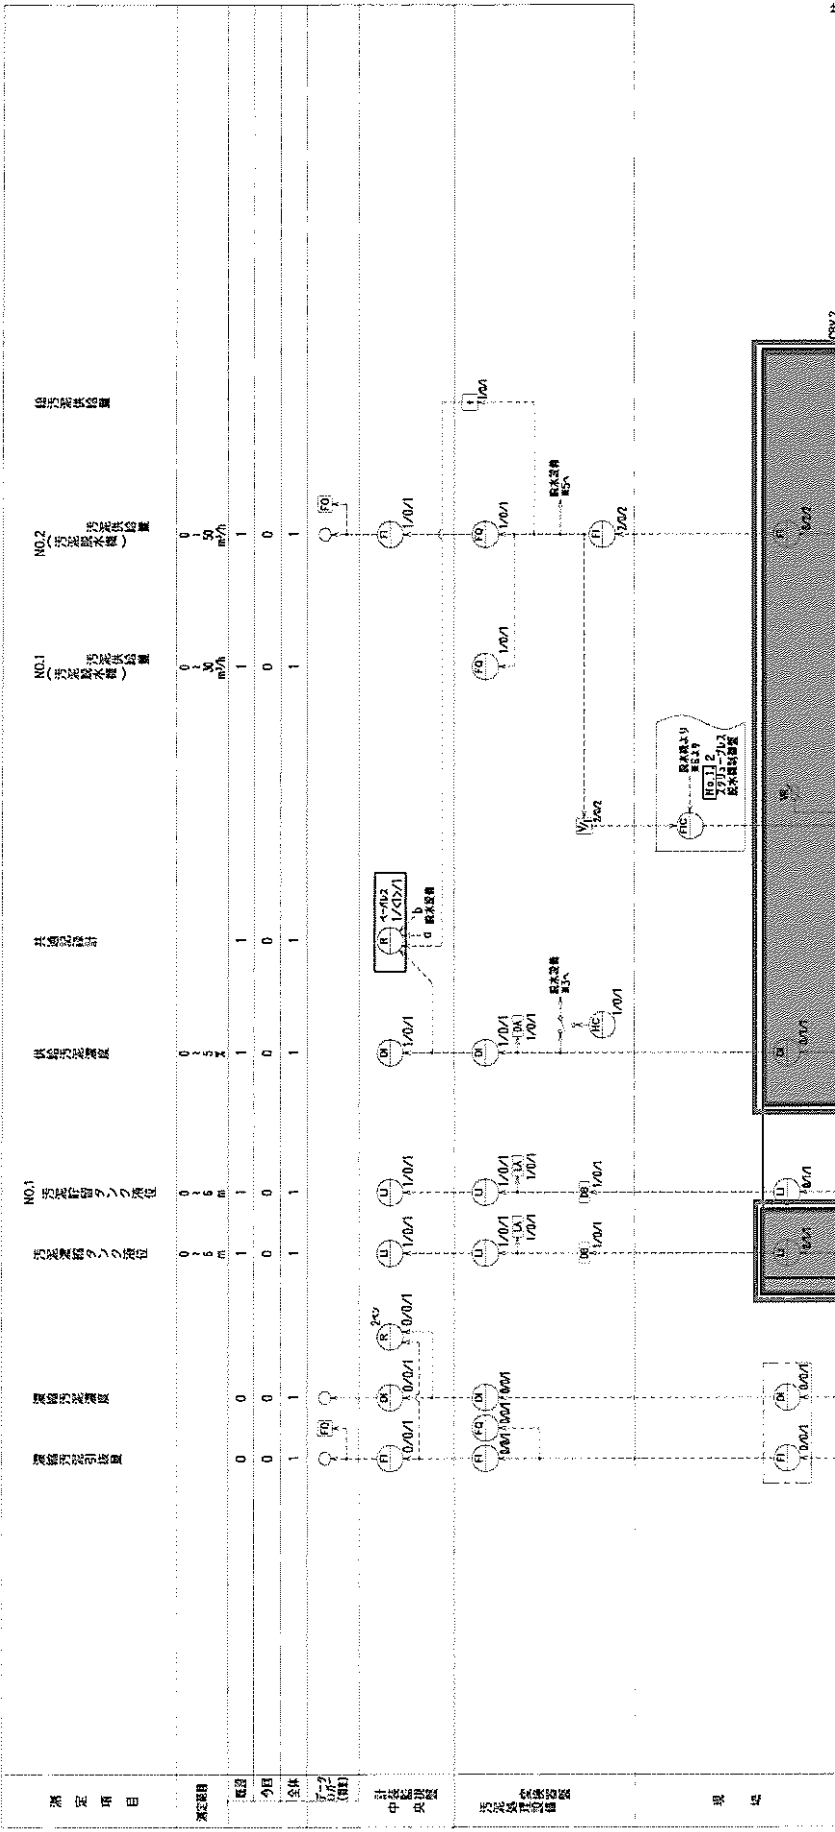


凡例	記号	名称
	F	流量
	Z	水位
	L	水位又は水質
	W	流量
	D	流量
	H	流量
	I	指示計
	O	調整計
	C	調整計
	R	調整計
	A	調整計
	X	調整計
	F(X)	調整計
	RS	調整計
	VR	調整計
	HO	調整計
	DB	調整計
	V/I	調整計
	△	調整計


注意
 1. 1/1/23日設置/今期/全集の
 図面を参照。
 2. □は、今期を示す。
 3. □は、別紙図面を示す。

工事名称	国分市クリーンセンター汚泥設備工事その10	図面番号	3/5
施設名称	国分市クリーンセンター	図面コード	NONE
図面名称	計装フローシート(線絡)	更新	路尺
採取年月	平成28年2月	図面番号	Z606
設計管理	日本下水道事業団	業務委託番号	0-02-1530-J-02
実業者	株式会社 日水コン	図面番号	E-10

：平成28年度
 ：平成29年度

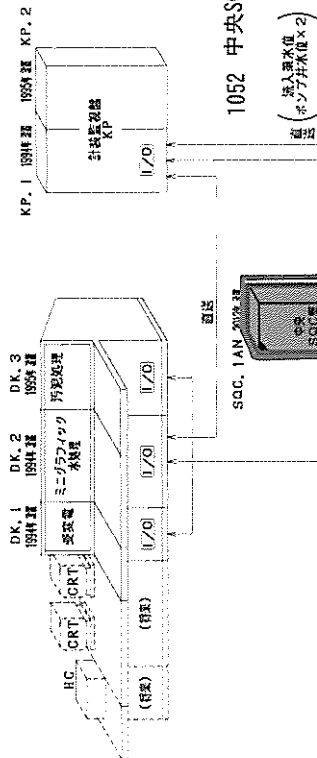

1052 中央SCC機能増設
(流入渠水位ポンプ弁水圧×2)

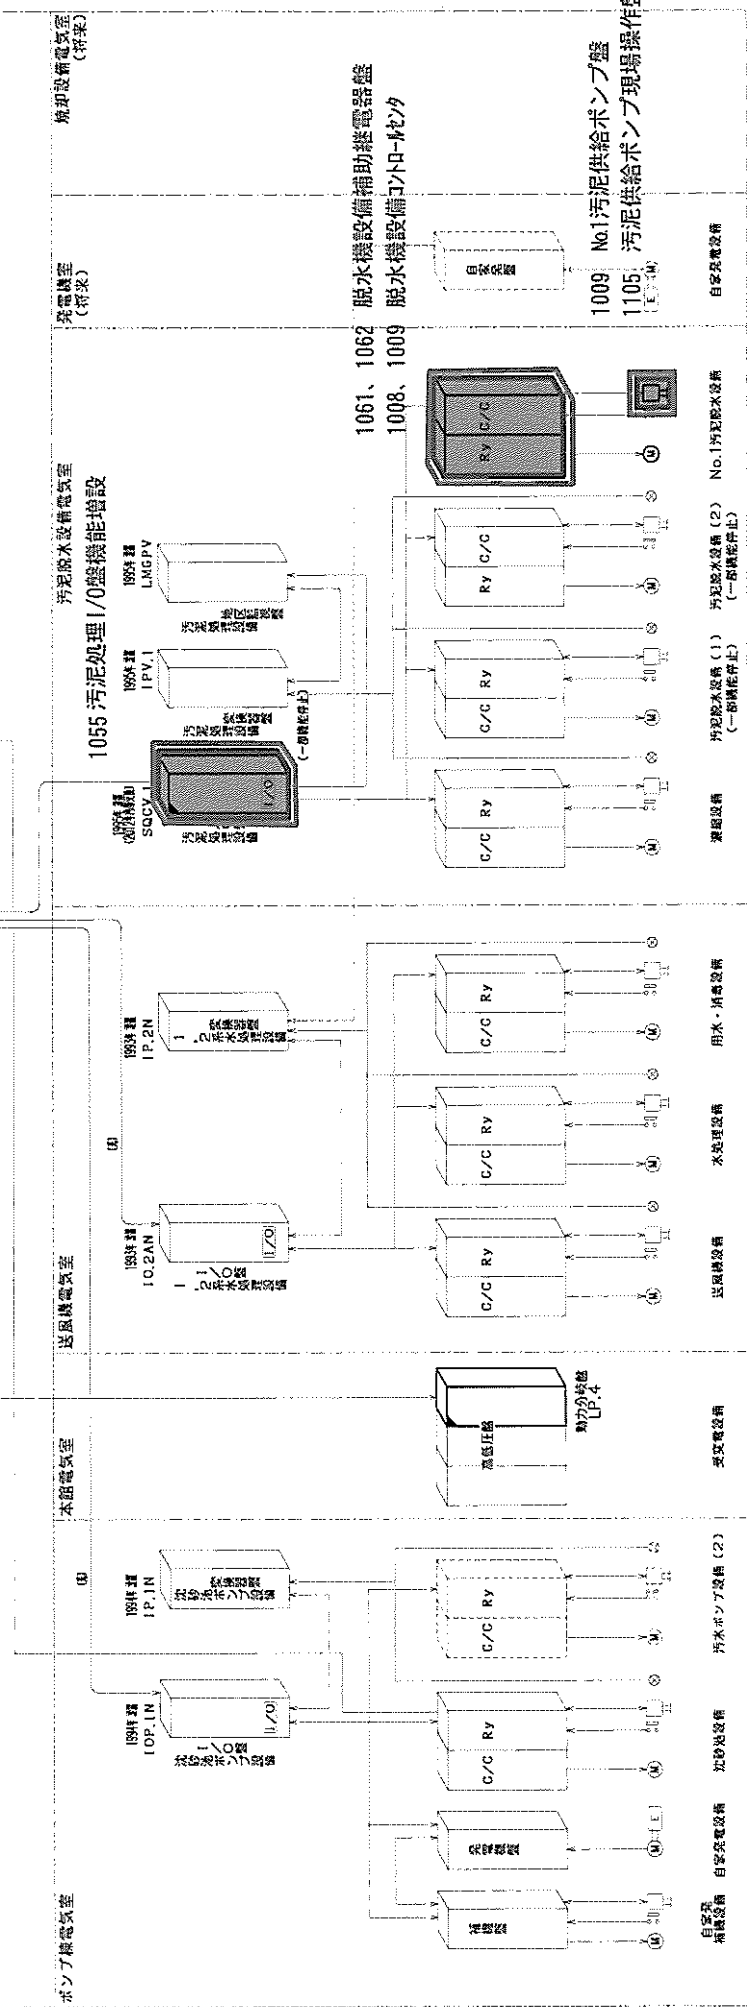

1009, 1062 脱水機設備補助継電器盤
1008, 1009 脱水機設備コントローラ
1009 No.1汚泥供給ポンプ盤
1105 汚泥供給ポンプ現場操作盤

工事名称	国分川クリーンセンター電気設備工事の10	図面番号	B-15
施設名	国分川クリーンセンター	縮尺	NONE
図面名称	システム構成図	図面コード	Z607
採年月	平成28年2月	業務委託番号	0-02-1530-J-02
設計管理	日本下水道事業団	図面番号	E-15
委託業者	株式会社 日水コン		

注
1. □は今回更新を示す。
2. □は旧工事を示す。
3. □は機能増設を示す。

□ : 平成28年度を示す
□ : 平成29年度を示す