


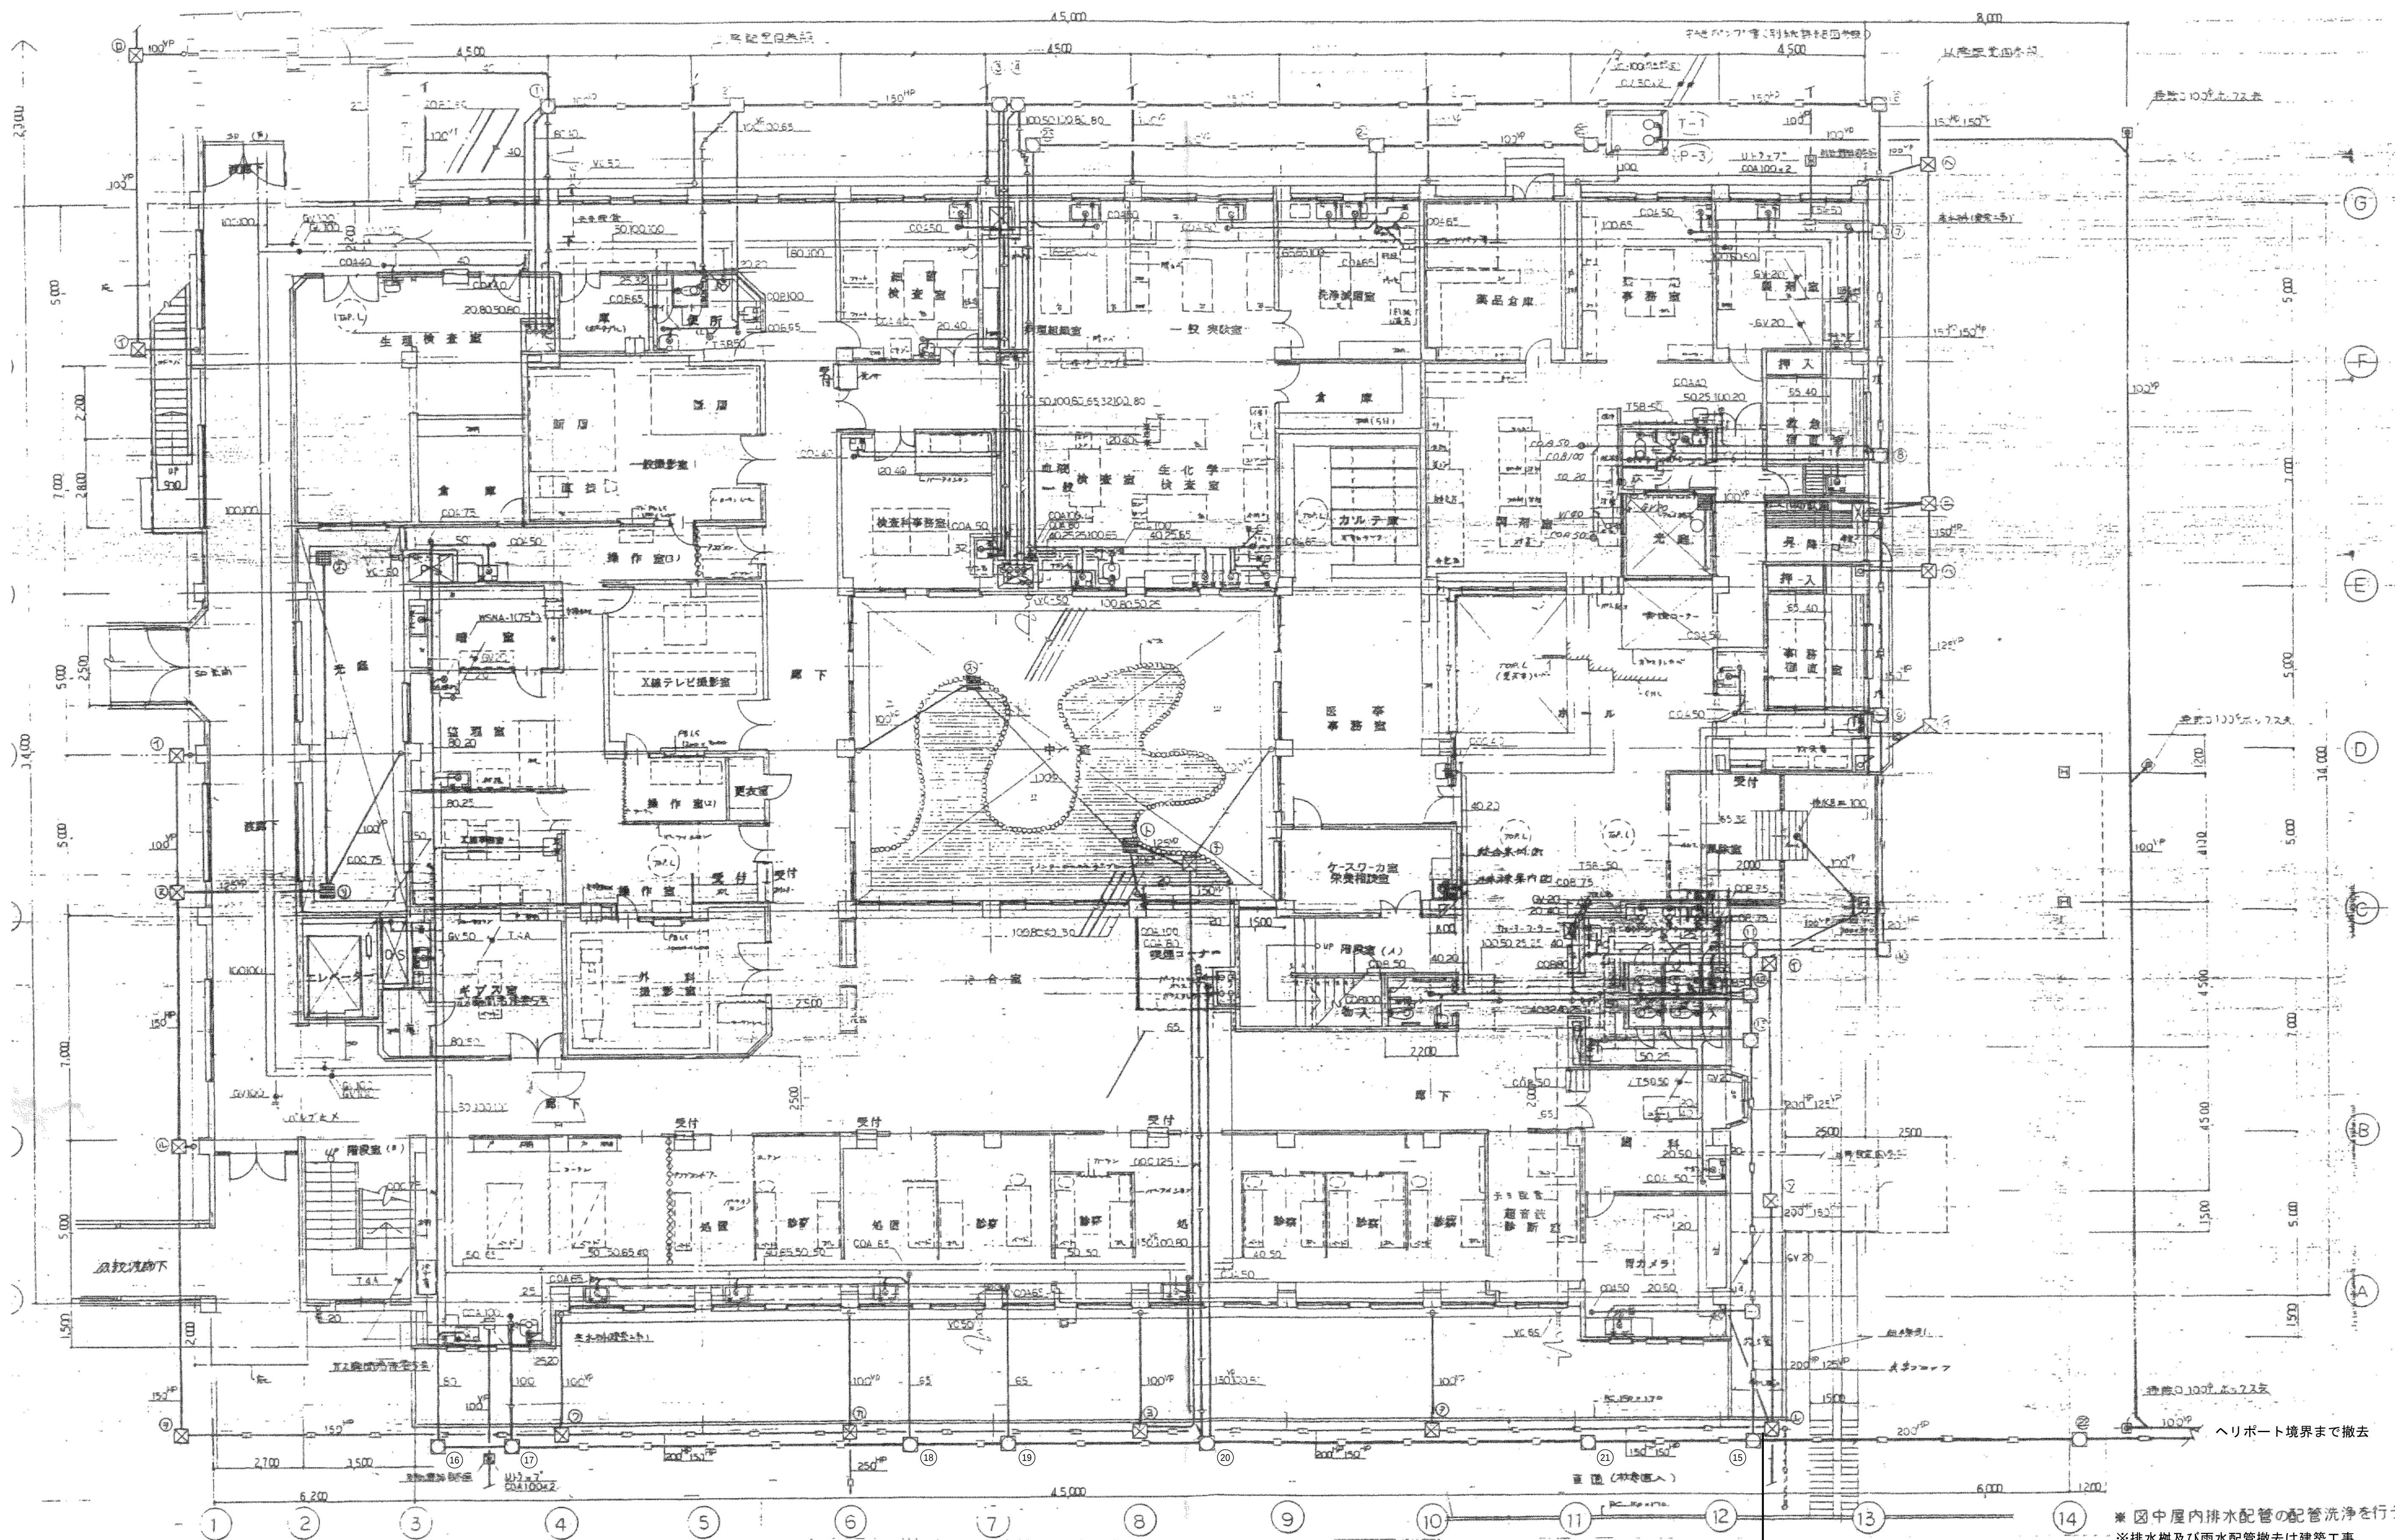

※15～21番樹は残置(配管共) 樹残置(配管共) ← ○ → 樹撤去(配管共)

※図中屋内排水配管の配管洗浄を行う。
※排水樹及び雨水配管撤去は建築工事

平成11年-改修

訂正	


KUME
SEKKEI 株式会社 久米設計

日付	2023.01.20	一級建築士 登録番号 第266585号 高橋 創
PA 井上裕聖 横田 油谷康史		
担当 土岐界三、原田和幸		
設備設計一級建築士 建築士証交付番号 第2380号 織間正行		

件名	R6 霧島市立医師会医療センター 外来管理治療棟ほか解体工事
図面名	排水その他 1階撤去平面図

縮尺	A1判 1:100 A3判 1:200
図面番号	MC-009

設計番号	0190403
------	---------

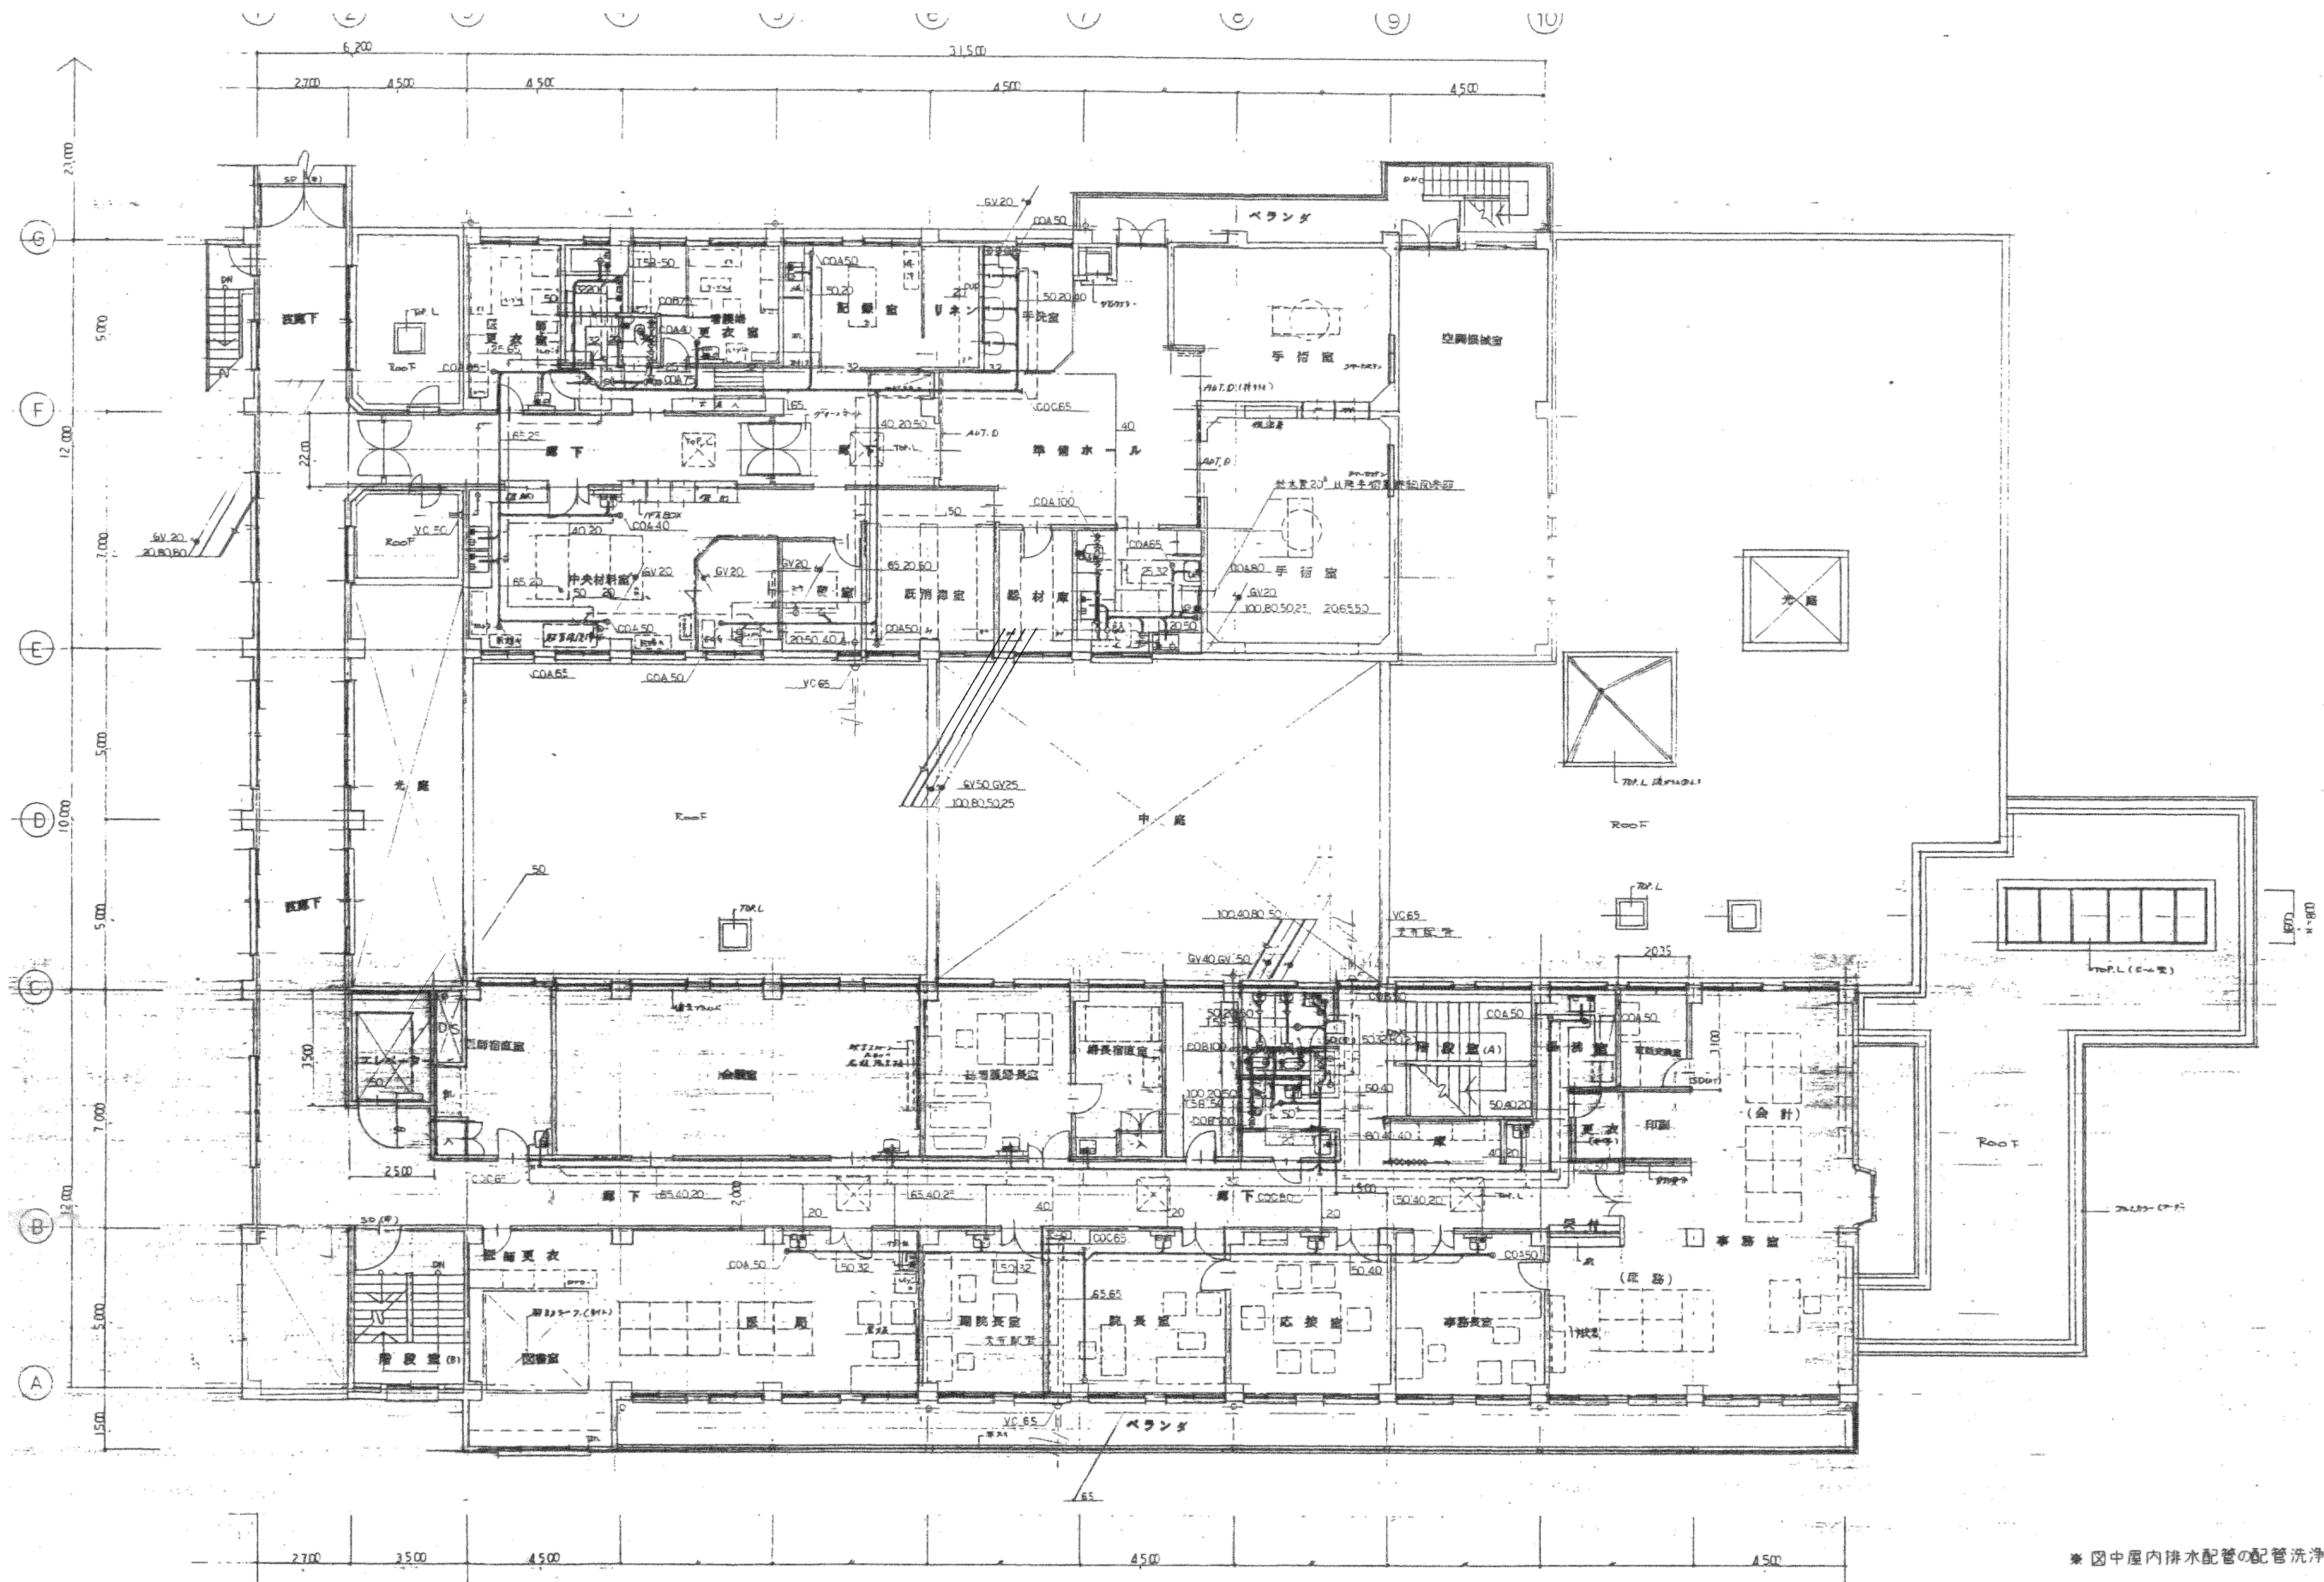

※ 図中屋内排水配管の配管洗浄を行う。

給水・給湯管 2階撤去平面図 S=1:100

平成11年-改修

	訂正		KUMESekkei 株式会社 久米設計	日付	2023.01.20	一級建築士 登録番号 第266585号 高橋 創	件名		R6霧島市立医師会医療センター 外来管理治療棟ほか解体工事	設計番号	0190403
		-		井上裕聖 校閲 油谷康史							
		-		監修 土岐界三、原田和幸	設備関係規定に適合することを確認した者:						
		-			設備設計一級建築士 建築士証交付番号 第2380号 織間正行						
		-						給水・給湯管 2階撤去平面図②	縮尺 A1判 1:100 A3判 1:200	図面番号	MC-012